
 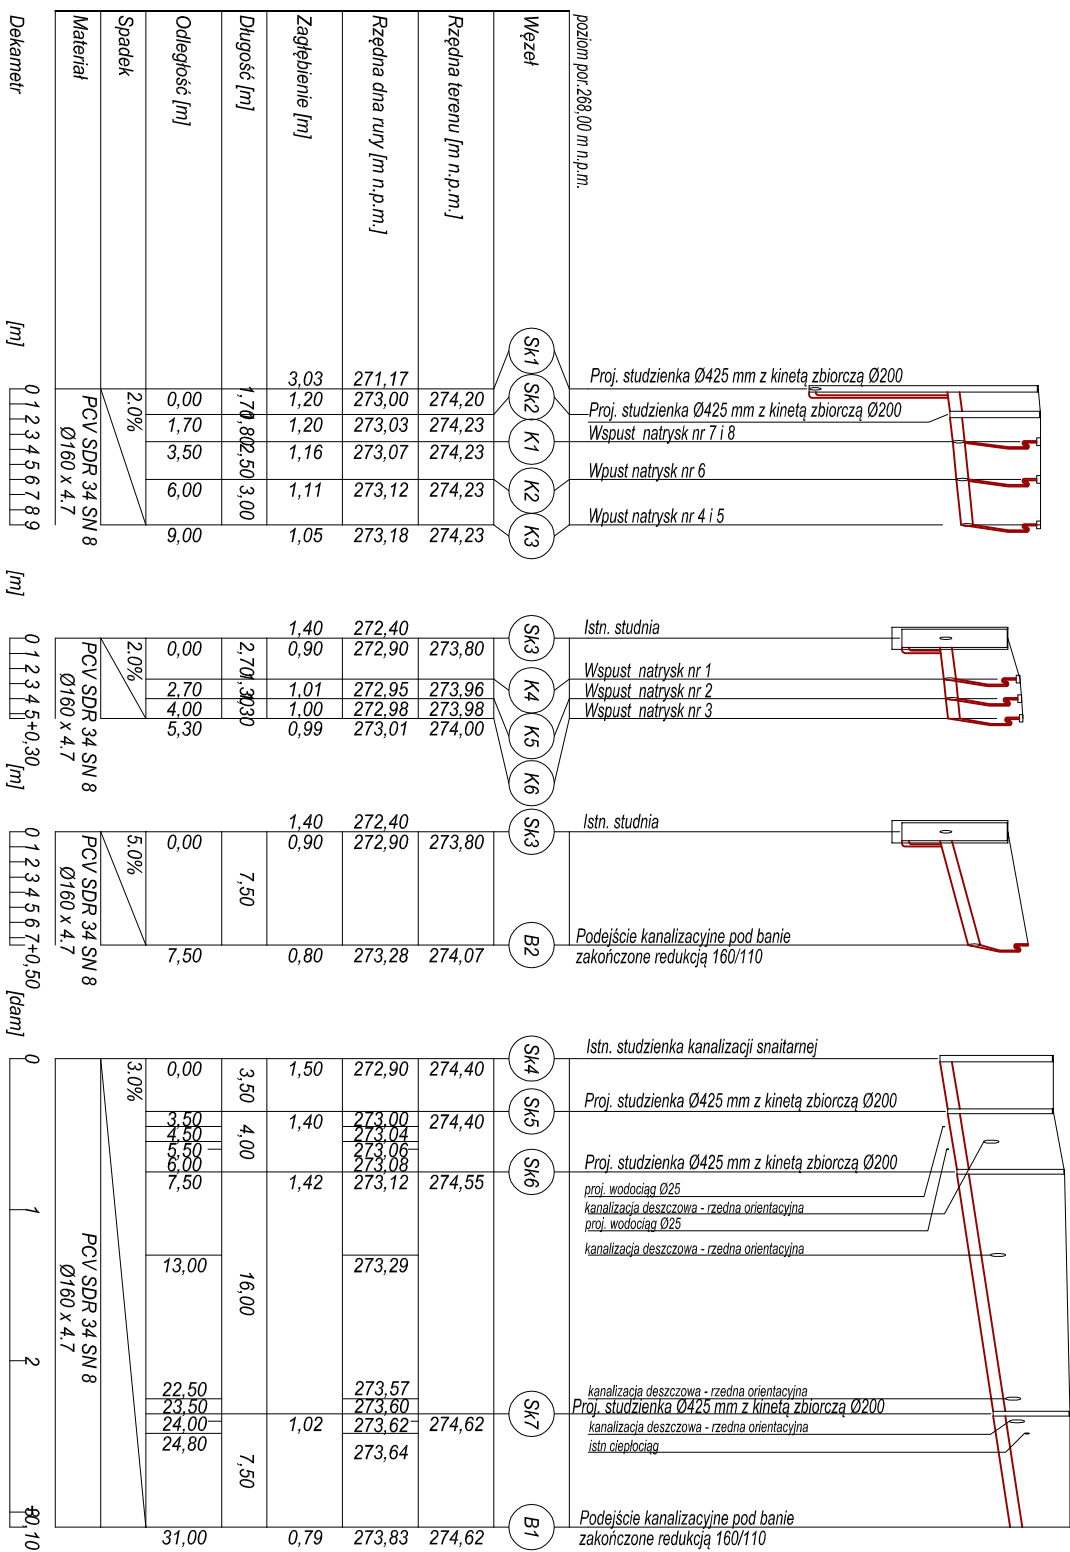


UWAGA:

Rzeczne istniejącego uzbrojenia podano orientacyjnie ze względu na brak dokładnych danych. Przed wykonaniem robót ziemnych należy wykonać przekopy kontrolne w miejscach skrzyżowania uściśle taryczną głębokość istniejącego uzbrojenia. W przypadku roldzi projektowanego instalacji z istniejącym uzbrojeniem należy nową instalację dooszczosć do istniejącego warunków terenowych przy zachowaniu idea projektowanego uzbrojenia



 ARCADUS PROJEKCIJA	44-300 Wodzisław Śląski, ul. P. Pędzicha 8, tel. 515 101 506, 515 101 504	arch. Arkadiusz Ziemiała	NAZWA PROJEKTU ZAGOSPODAROWANIE TERENU Z ELEMENTAMI MAŁEJ ARCHITEKTURY PRZY KRYTEJ PIŁOWNI "MIANTA"	PRZEMIER PROFIL INSTALACJI KANALIZACYJNEJ	INWESTOR KOSiP "CENTRUM" Wodzisław Śląski ul. Bełkowska 8 44-300 Wodzisław Śląski	SKALA 1:100 1:500	DATA 04.2016	IMP. RYS. IS-03
			KRYTA PIŁOWNIA "MIANTA" Wodzisław Śląski, Wielkiy dz. nr 94/34, 550/35					